


Stato di progetto

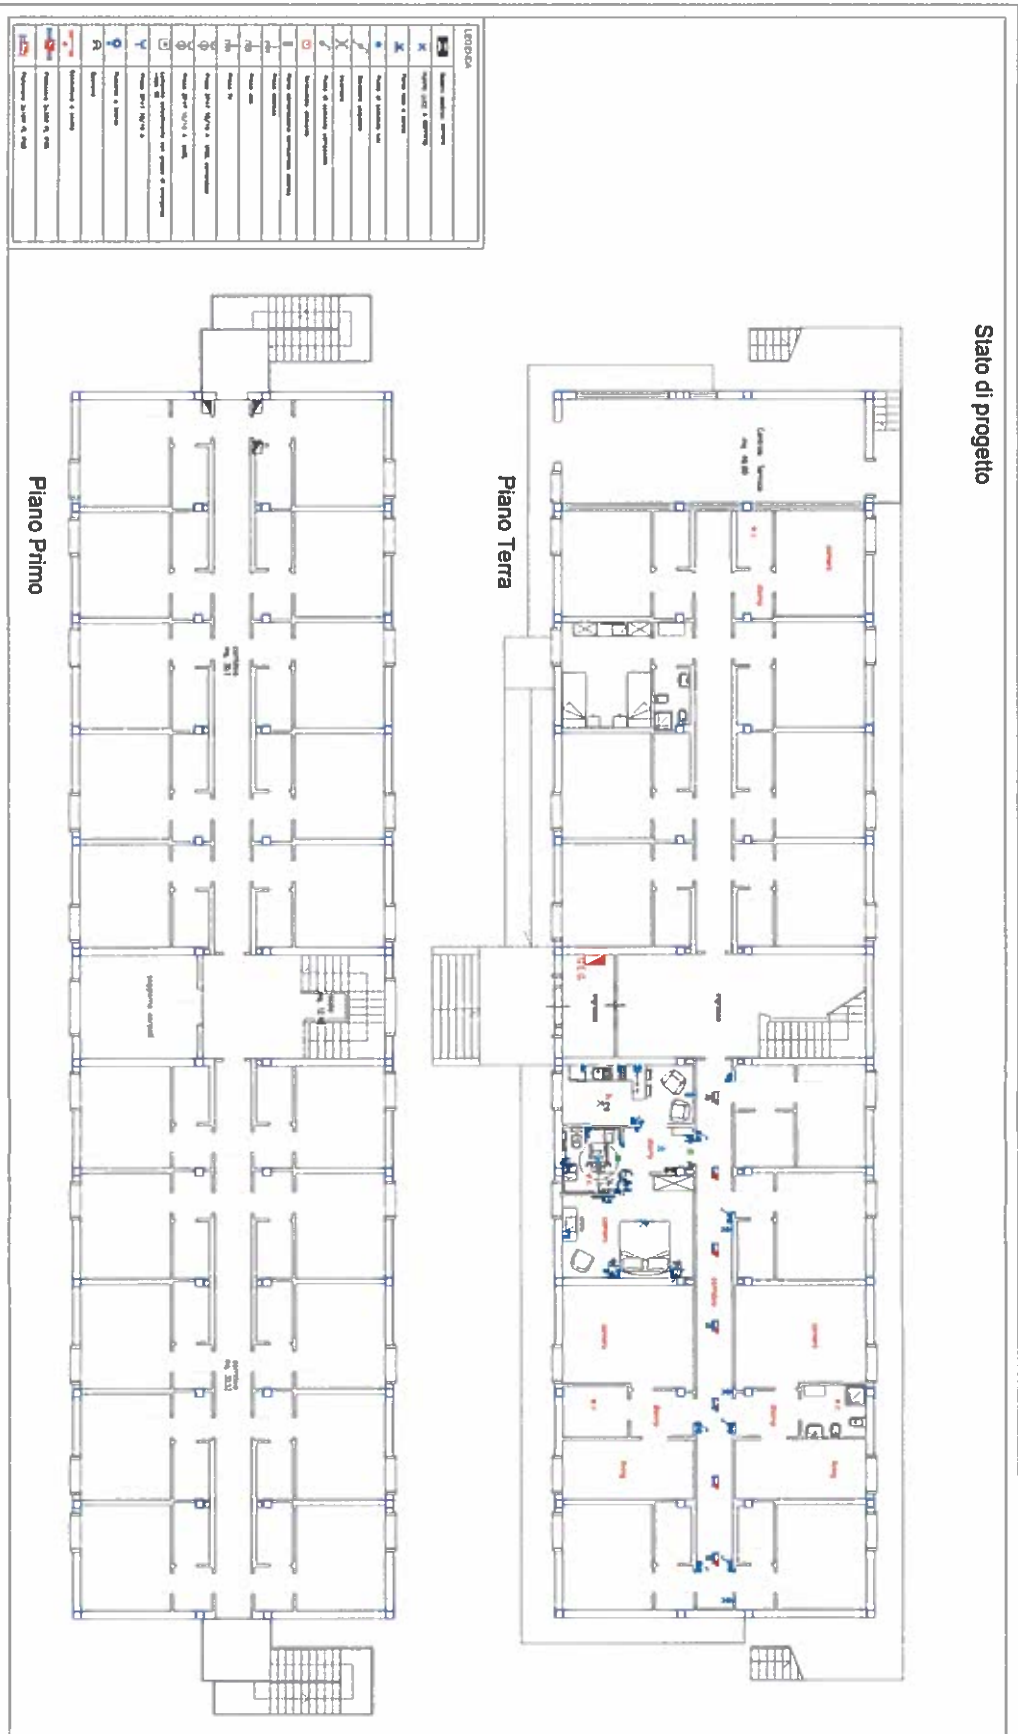

Piano Terra

Piano Primo



Responsabile Tecnico del Progetto
 Ing. Michele Spadola
 UNIVERSITÀ DEGLI STUDI DI NAPOLI
 FACOLTÀ DI ARCHITETTURA

OPERE INTERNE
 LAVORI DI MANUTENZIONE STRAORDINARIA
 DEI PADIGLIONI 4-5-6 E DELLE PALESTRE
 PROGETTO ESECUTIVO

Palasport 6
 Palasport - Stato di progetto - Impianto Elettrico
 CLICP 06 O I I 006 01
 SCALE 1:100